



DIREZIONE CENTRALE PATRIMONIO
Servizio P.R.M. (Progettazione Realizzazione Manutenzione) Patrimonio Comunale

TITOLO PROGETTO

"Riqualificazione della casa di riposo Signoriello" inerente il Programma Operativo Nazionale "Città Metropolitane 2014 - 2020" (PON METRO) - Azione 4.1.1 "Realizzazione e Recupero alloggi" - Asse 4 "Infrastrutture per l'inclusione sociale".

PROGETTO ESECUTIVO

TITOLO ELABORATO:

DISTRIBUZIONE RISCLADAMENTO
PIANTA PIANO PRIMO

CODICE ELABORATO:
DR 02
SCALA:
1:100
DATA:

PROGETTO ARCHITETTONICO E IMPIANTISTICO

Ing. Giuseppe Di Nuzzo

Arch. Fabio Ferriero

Ing. Giovanni Toscano

Arch. Roberto Viscogliosi

PROGETTO STRUTTURALE

S.INT.E.C. s.r.l.

IL R.U.P.:


Arch. Guglielmo Pescatore

IL DIRIGENTE:

Ing. Francesco Cuccari



Fondo per lo Sviluppo
e la Coesione

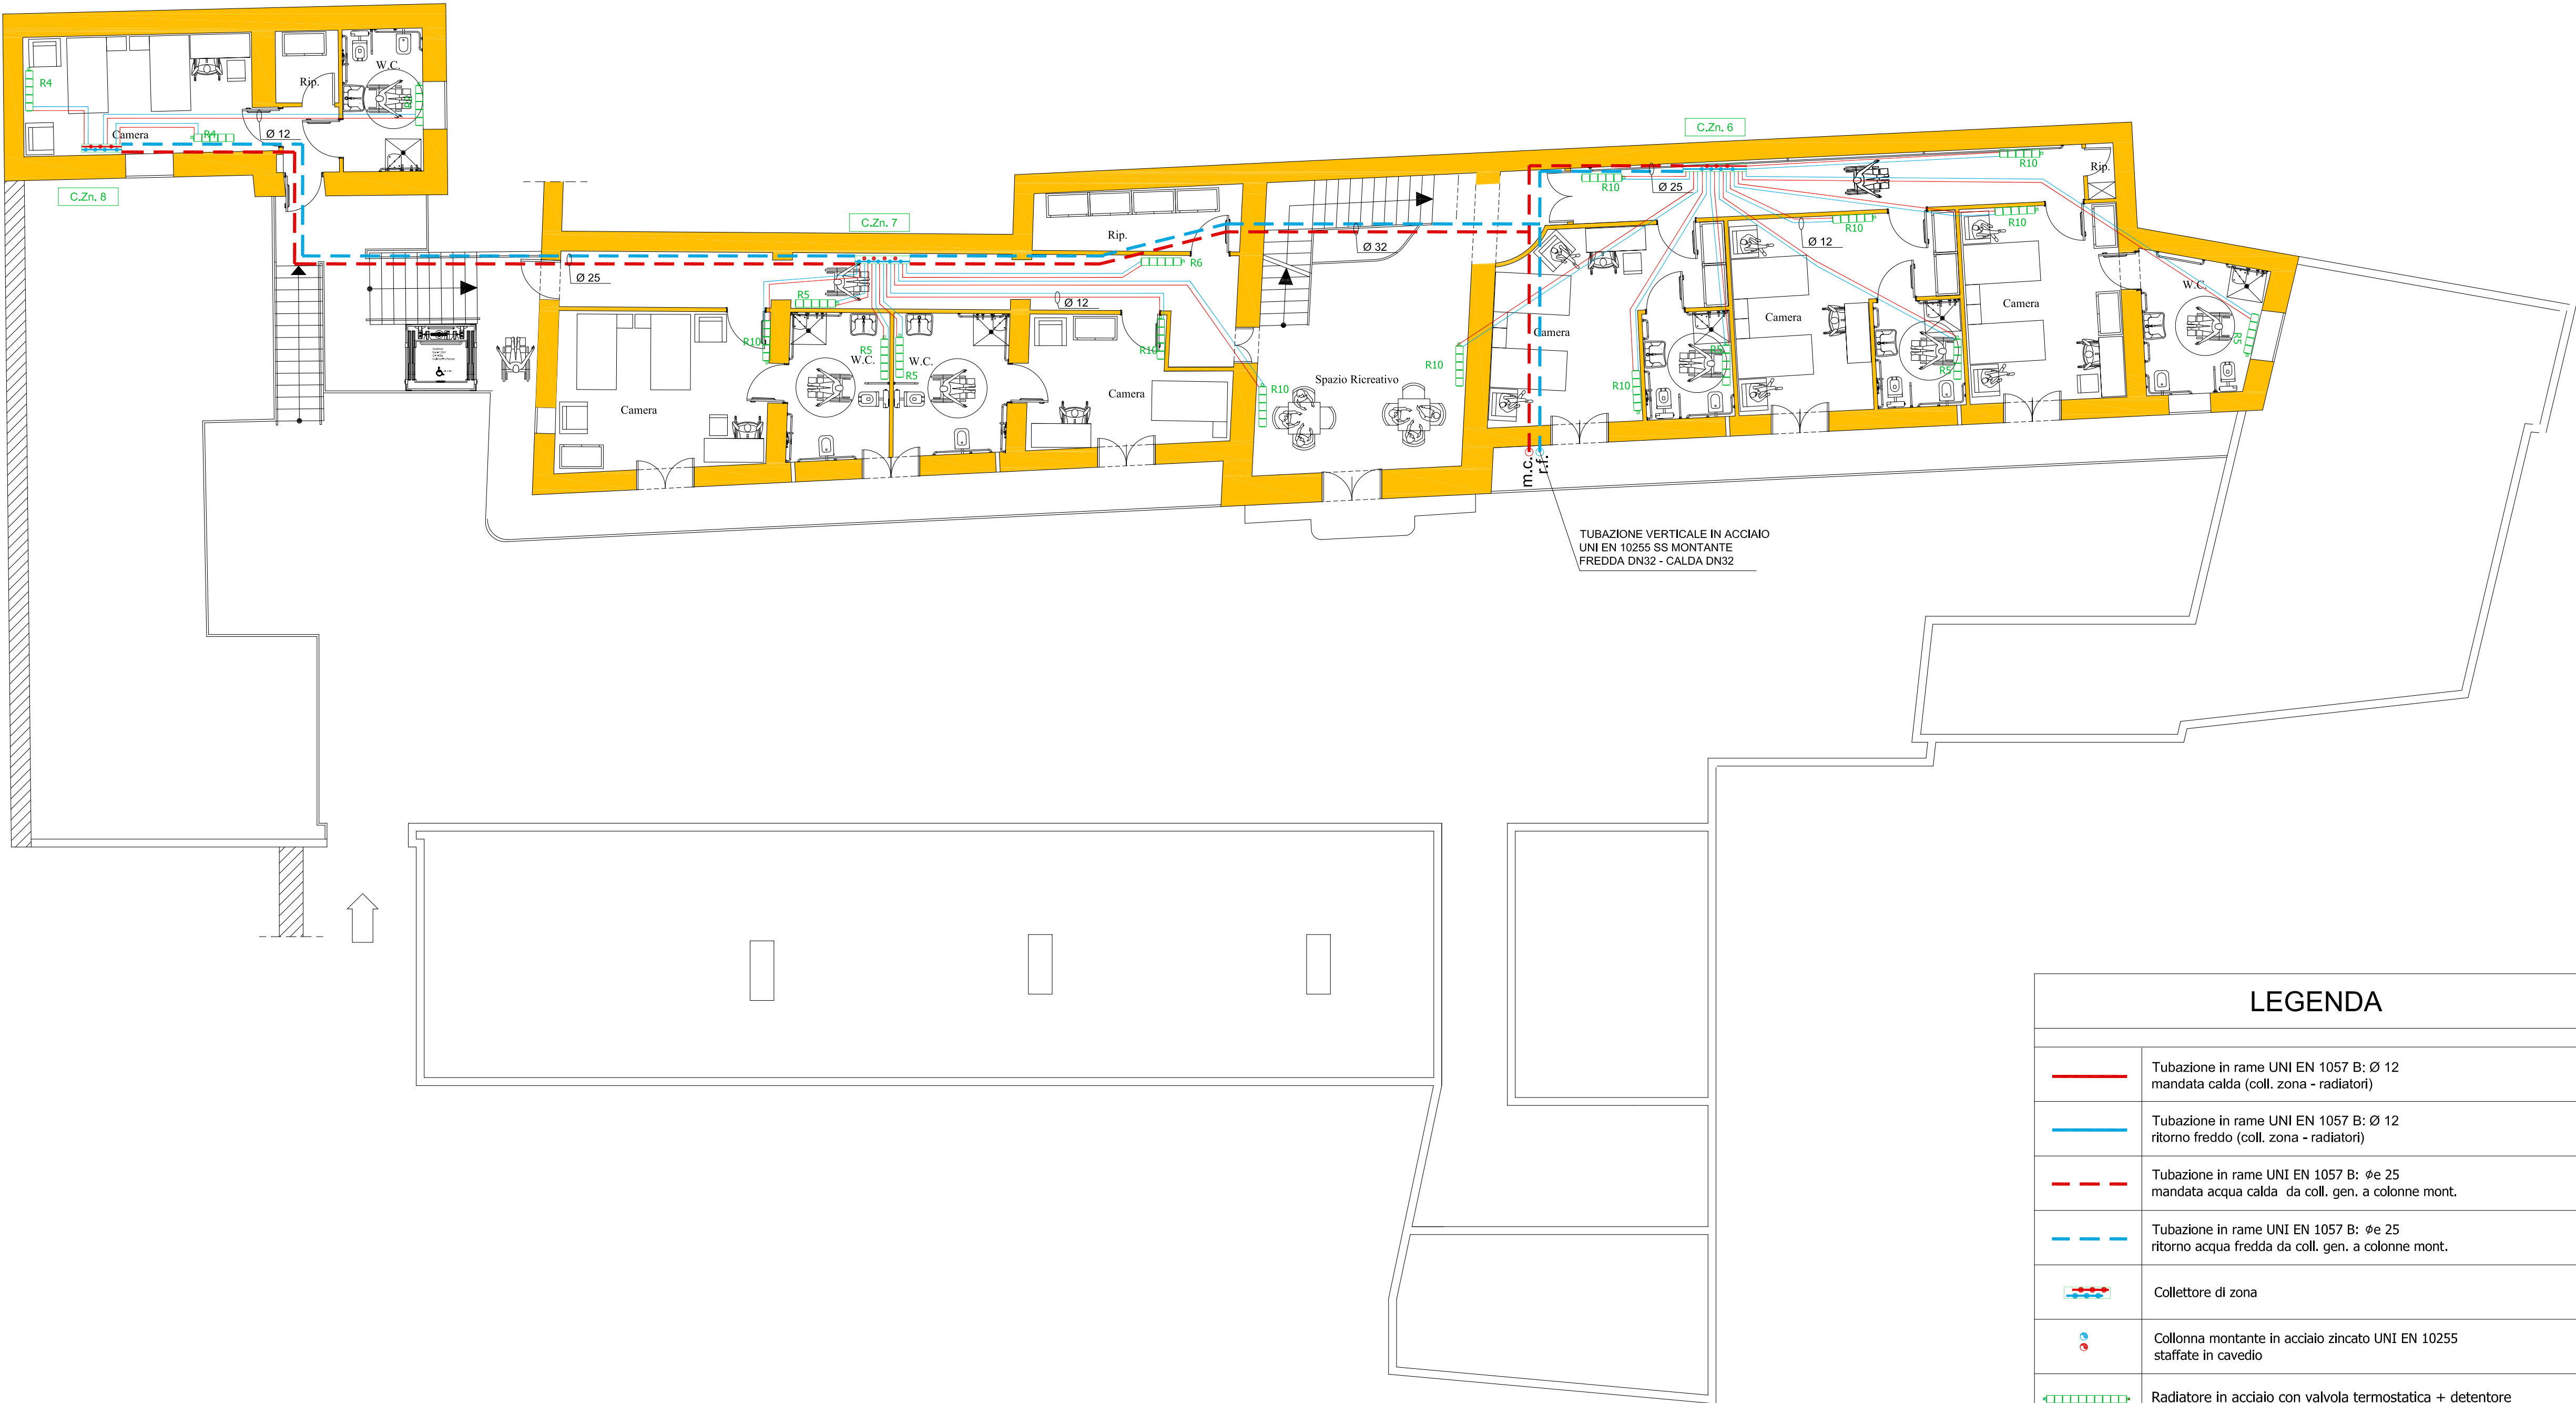

LEGENDA

	Tubazione in rame UNI EN 1057 B: Ø 12 mandata calda (coll. zona - radiatori)
	Tubazione in rame UNI EN 1057 B: Ø 12 ritorno freddo (coll. zona - radiatori)
	Tubazione in rame UNI EN 1057 B: øe 25 mandata acqua calda da coll. gen. a colonne mont.
	Tubazione in rame UNI EN 1057 B: øe 25 ritorno acqua fredda da coll. gen. a colonne mont.
	Collettore di zona
	Collonna montante in acciaio zincato UNI EN 10255 staffate in cavedio
	Radiatore in acciaio con valvola termostatica + detentore