

# IMPIANTO DI ILLUMINAZIONE

## LEGENDA

- QUADRO ELETTRICO
- INTERRUTTORE UNIPOLARE
- INTERRUTTORE A DEVIATORE
- PULSANTE A TIRANTE PER ALLARME
- SUONERIA PER ALLARME
- PULSANTE PER TACITAZIONE ALLARME
- PLAFONIERA STAGNA 1X18 W
- PLAFONIERA STAGNA 2X18 W
- PLAFONIERA STAGNA 2X36 W
- APPARECCHIO ILLUMINANTE DA INTERNO 2X36 W
- COMPLESSO AUTOALIMENTATO AUT. 1h: 11-18W
- PRESA BIPASSO 2x10/16 A+T
- PRESA SCHUKO
- PRESA PER ASCIUGAMANO
- PRESA INTERBLOCCATA 2x16 A+T

La distribuzione elettrica avverrà sotto traccia nella zona accoglienza mentre avverrà all'interno della intercapedine delle pareti e sotto pavimento negli altri ambienti


# IMPIANTO PRESE

## LEGENDA

- QUADRO ELETTRICO
- INTERRUTTORE UNIPOLARE
- INTERRUTTORE A DEVIATORE
- PULSANTE A TIRANTE PER ALLARME
- SUONERIA PER ALLARME
- PULSANTE PER TACITAZIONE ALLARME
- PLAFONIERA STAGNA 1X18 W
- PLAFONIERA STAGNA 2X18 W
- PLAFONIERA STAGNA 2X36 W
- APPARECCHIO ILLUMINANTE DA INTERNO 2X36 W
- COMPLESSO AUTOALIMENTATO AUT. 1h: 11-18W
- PRESA BIPASSO 2x10/16 A+T
- PRESA SCHUKO
- PRESA PER ASCIUGAMANO
- PRESA INTERBLOCCATA 2x16 A+T

La distribuzione elettrica avverrà sotto traccia nella zona accoglienza mentre avverrà all'interno della intercapedine delle pareti e sotto pavimento negli altri ambienti

Comune di Napoli  
Direzione Centrale Pianificazione e gestione del territorio - sito UNESCO  
Servizio Programma UNESCO e valorizzazione della città storica

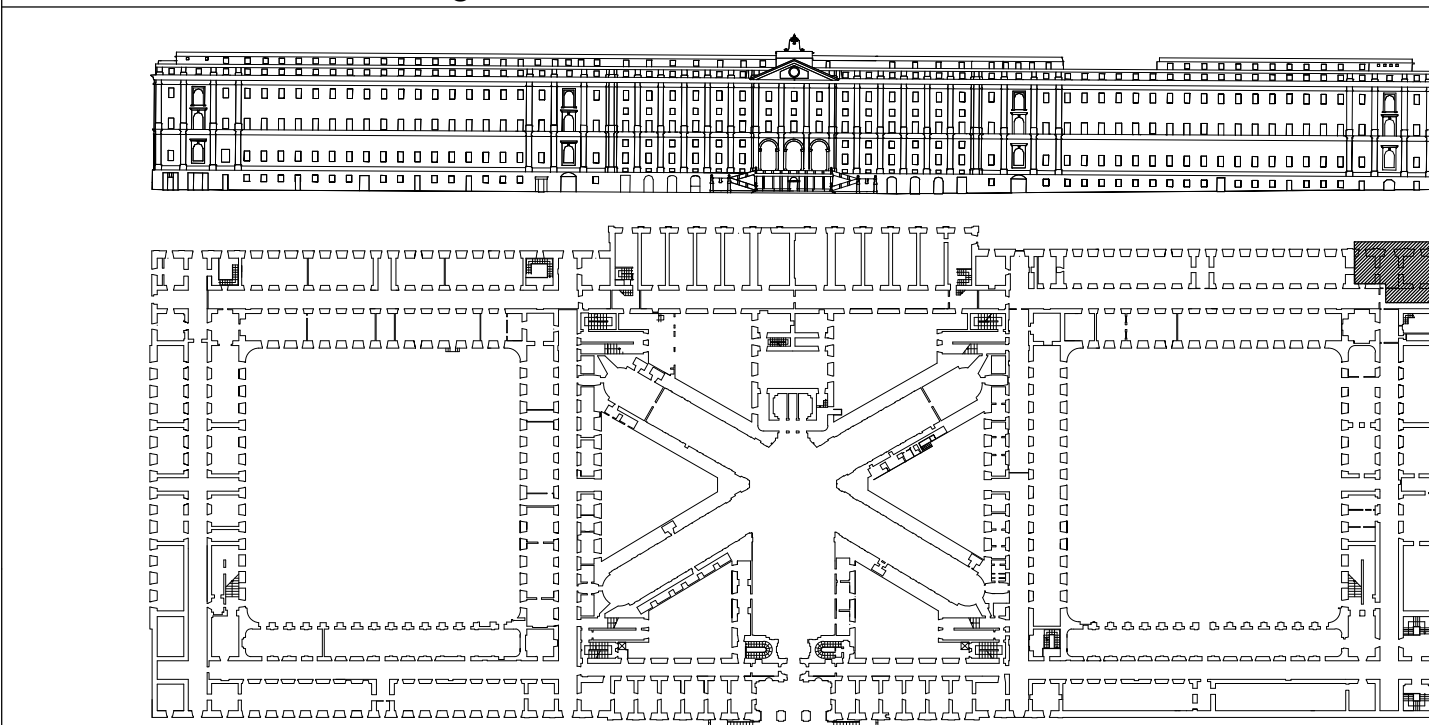

PROGETTO DI CONSOLIDAMENTO E DI RICONFIGURAZIONE ARCHITETTONICA  
(LAVORI DI RIFUNZIONALIZZAZIONE DEL REAL ALBERGO DEI POVERI)  
STRALCIO LIVELLO I DEI VOLUMI POSTICI (EX SEDE POLIZIA LOCALE) DESTINATO A CENTRO DI ACCOGLIENZA SENZA FISSA DIMORA - STRALCIO SPAZIO DOCCE

Responsabile del procedimento Arch. Giuseppe Pulli

RTP CROCI - REPELLIN  
Progettisti:  
prof. ing. Giorgio Croci  
dott. arch. Didier Repellin  
dott. ing. Mario Birtognolo  
dott. arch. Francesca Biancaccio  
dott. ing. Giuseppe Carluccio  
dott. arch. Nicolas Delry  
dott. arch. Laurence Lobry-Lajunias  
prof. arch. Paolo Rocchi

PROGETTO ESECUTIVO  
Titolo  
PROGETTO  
IMPIANTO ELETTRICO  
DISTRIBUZIONE  
Data  
DICEMBRE 2016  
Scala  
1:50  
Dimensione  
Nome File  
RAPDEIPRG003.dwg  
Verificato  
\*  
Modificato  
-  
Modificato  
-

Commissa Loto Progetto Serie Tipo Num. Elaborato  
RAP D E I PRG TAV13